


Zeichenerklärung:

| Bezeichnung | vorhanden | geplant | später | entfällt |
|------------------------------------|-----------|---------|--------|----------|
| Leitung mit DN in mm | | | | |
| Schieber | | | | |
| Anbohrarmatur | | | | |
| Unterflurhydrant | | | | |
| Überflurhydrant | | | | |
| Dimensionswechsel | | | | |
| RW - Kanal | | | | |
| SW - Kanal | | | | |
| Gasleitung (nicht eingezeichnet) | | | | |
| Stromleitung (nicht eingezeichnet) | | | | |
| Telekom (nicht eingezeichnet) | | | | |

- Bemerkung:**
- Kreuzungen mit best. WV-Leitungen genaue Lage und Höhenlage vorab prüfen!
 - Kreuzungen mit best. Kanälen, Kabel und Gasleitungen genaue Lage und Höhenlage vorab prüfen!
 - Sämtlicher Leitungs- und Kabelbestand sind nachrichtlich übernehmen!
 - Sämtliche Maße und Angaben sind vom Unternehmer vor Ort zu prüfen!
 - Informationen bei Ver- und Entsorgungsträger vor Baubeginn einholen!
 - Bei Unklarheiten Rücksprache mit der Bauleitung!
 - Bei Abweichungen zwischen Detail und Werkplan ist das Detail maßgebend!
 - Bei Kreuzungen zwischen Kanal und Wasserleitung ist ein lichter Abstand $\geq 20\text{cm}$ einzuhalten!
 - Überdeckung OK Wasserleitungen $\geq 1,25\text{m}$!
 - Gepl. Unterflurhydranten (UH) in DN 80!
 - Gepl. Überflurhydranten (UH) in DN 100!
 - Übergänge von Planung auf Bestand mit Universalformstück zugestift!

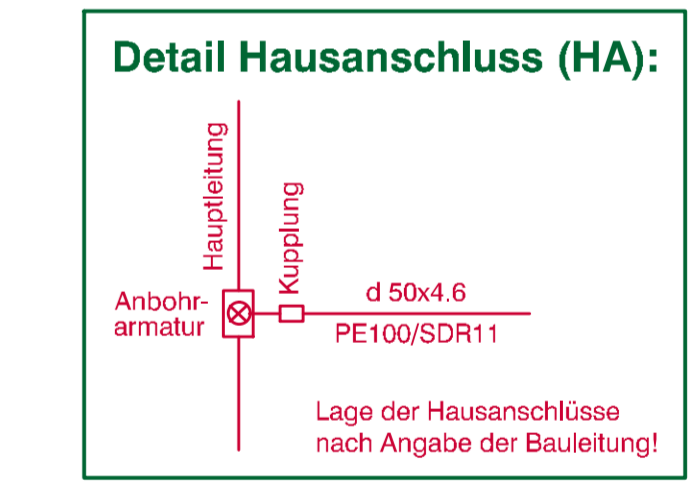

| | | | | |
|-------|---|------------|---------|-------|
| c | A' Entfernen Hausanschluss Flst. Nr. 2668/1 | 05.11.2014 | C.Braun | Haug |
| b | E' WV-Hausanschluss Flst.-Nr. 3454 | 22.09.2014 | zk | Haug |
| a | F' WV-Hausanschluss Flst.-Nr. 2668/1 | 01.07.2014 | zk | Haug |
| Index | "A" = Änderung; "E" = Ergänzung | Datum | Gez. | Gepr. |

AUSFÜHRUNGSPLANUNG 3. Fertigung

GEMEINDE BIBERACH

ERSCHLIESSUNG BAUGEBIET "HINTER KIRCHFELD II" WASSERVERSORGUNG

LAGEPLAN

1 - 1c

Projekt-Nr.: 2013-139-wv

Maßstab: 1:250

Auftraggeber: **LBEBW Immobilien** Kommunalentwicklung GmbH

Planverfasser: **ZINK INGENIEURE** für Tief- und Wasserbau

Datum: 04.03.2014

Planstraße 1 • 77696 Lutz/ Tel. 07841 703-0 Fax 981